


类 别	实 名	签 名	日 期
审 定	蔡辅奎		
审 核	周月钟		
工程负责	尹维民		
工种负责	尹维民		
校 对	尹维民		
设 计	杨璇奕		
制 图	杨璇奕		

建 筑			
结 构			
给 排 水			
电 气			
暖 通			
工 艺			

盖 章 栏 未盖出图专用章无效

图 审 章

阶 段	施工图		
工 程 号	004-SJ-1-23825	图 号	饰施
修改版次	A	图 号	ZS-05

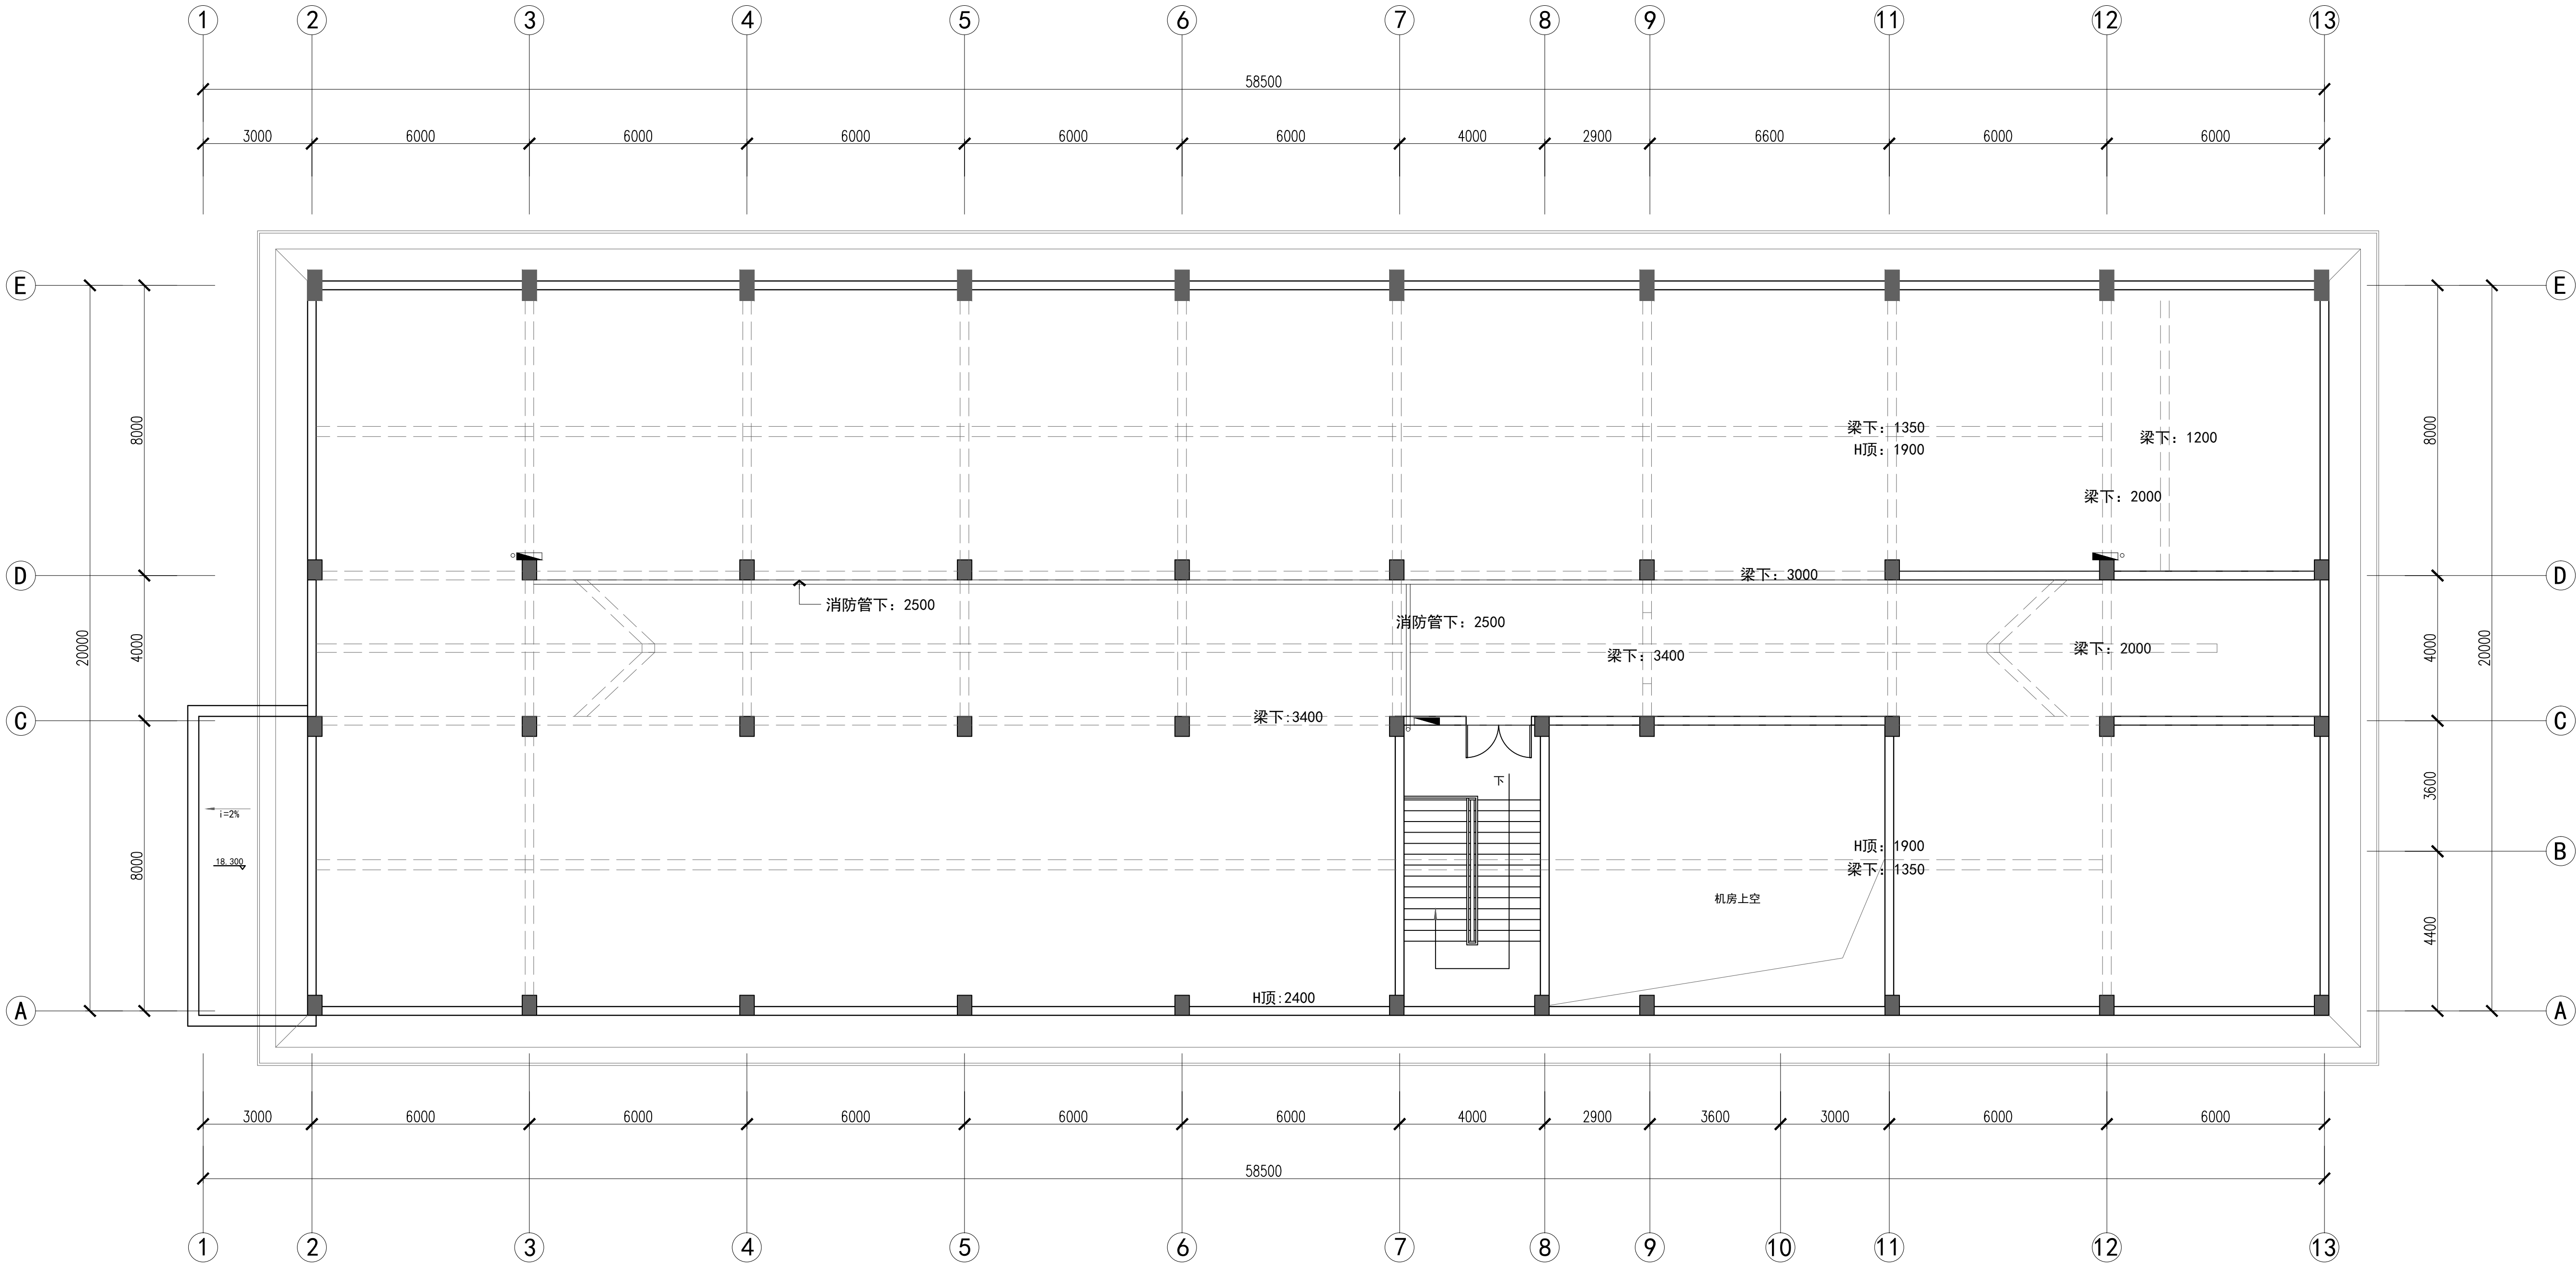

六层原始平面图
SCALE: 1:100