



03
背景墙大样
SCALE 1:10

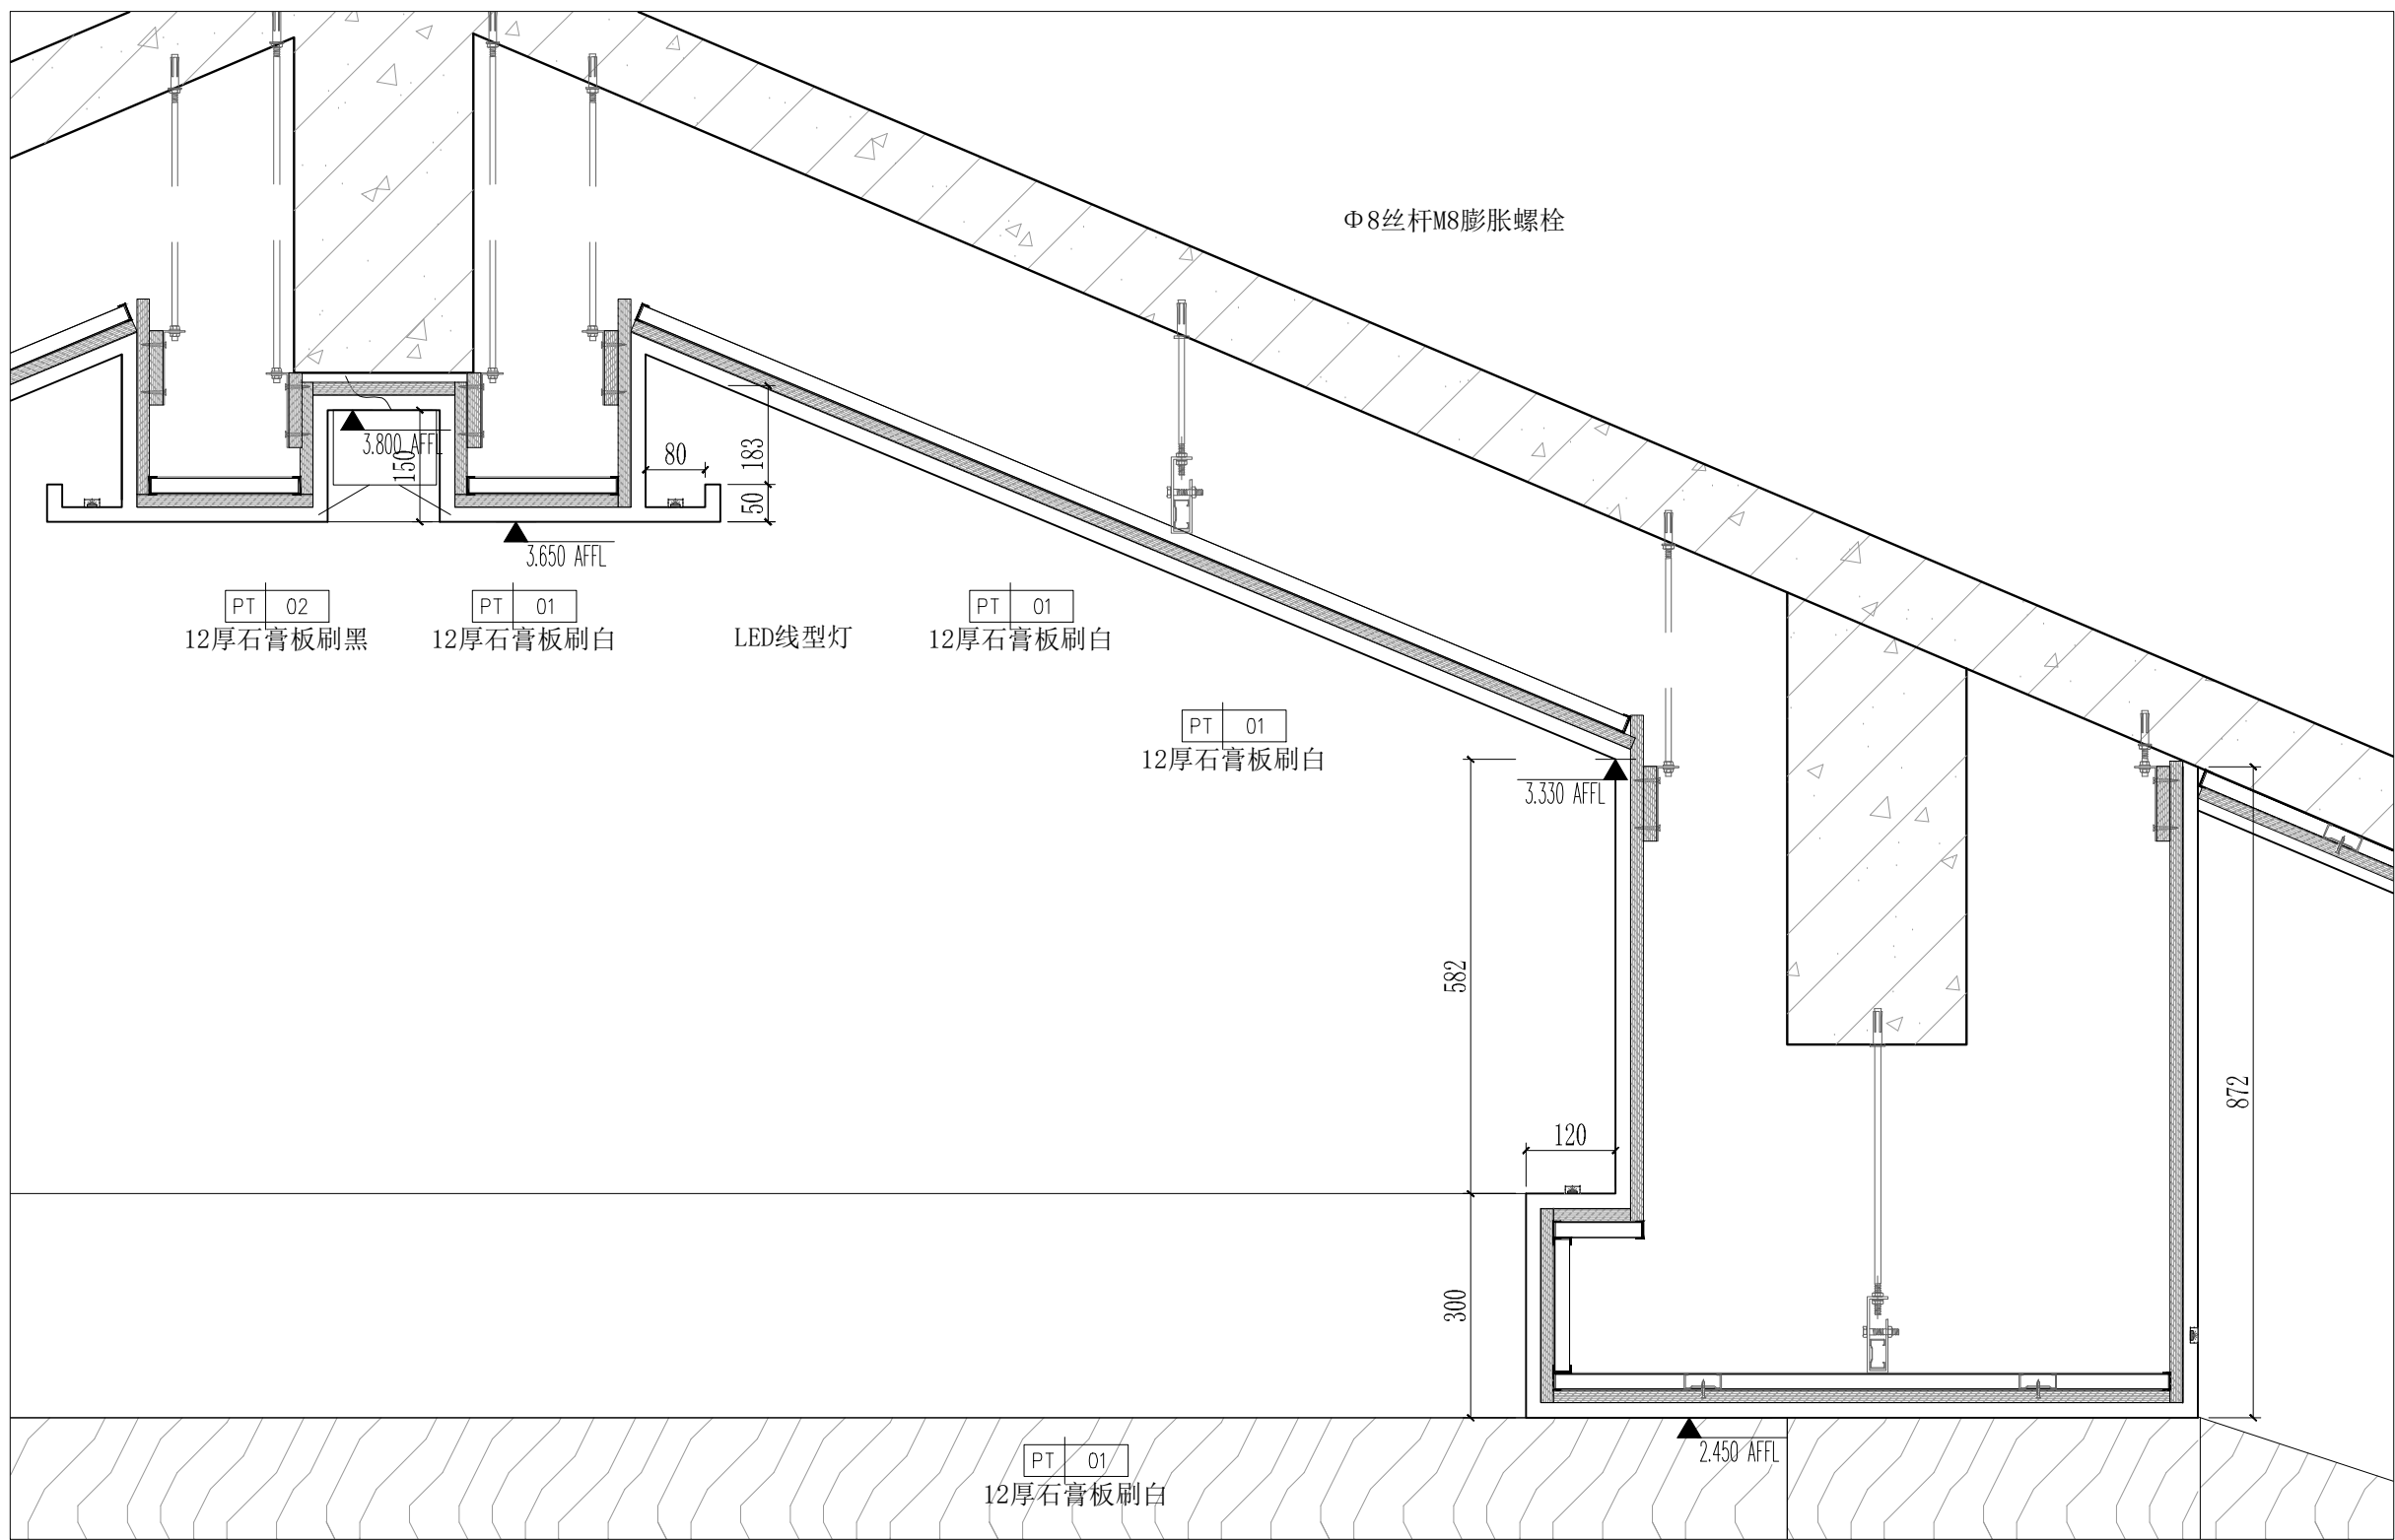

04
天花大样节点
SCALE 1:10

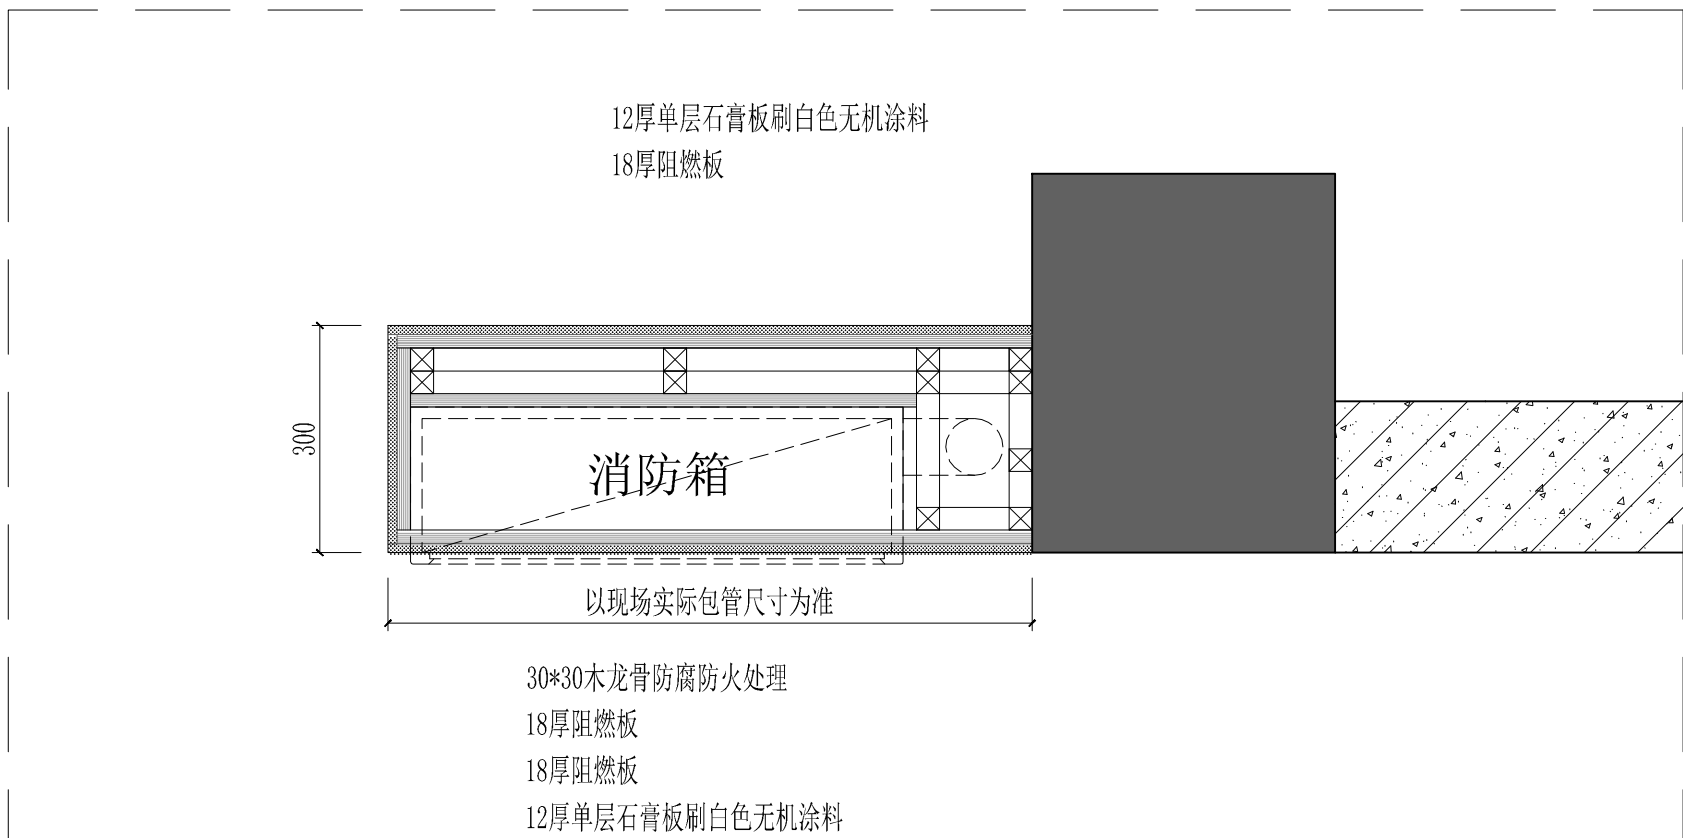

05
消防栓节点图
SCALE 1:10

类 别	实 名	签 名	日 期
审 定	蔡辅奎		
审 核	周月钟		
工程负责	尹维民		
工种负责	尹维民		
校 对	尹维民		
设 计	杨璇奕		
制 图	杨璇奕		

建 筑			
结 构			
给 排 水			
电 气			
暖 通			
工 艺			