

天尚设计集团有限公司
TINSHINE DESIGN GROUP CO.,LTD
城市综合发展服务商

工程设计证书等级：甲级、乙级
证书编号 A133020813 A233020810
城乡规划编制资质证书等级：乙级
证书编号：[浙]城规编（142017）（乙级）
地址：杭州市余杭区良渚科创工厂
电话：0571-28022190 传真：0571-28022190

备注栏

协作设计单位

建设单位

杭州电子科技大学

项目名称
杭州电子科技大学继续教育学院改造设计

子 项

图纸名称
电教楼2F灯具定位图

类 别	实 名	签 名	日 期
审 定	蔡辅奎		
审 核	周月钟		
工程负责	尹维民		
工种负责	尹维民		
校 对	尹维民		
设 计	杨璇奕		
制 图	杨璇奕		


会 签 栏

建 筑			
结 构			
给 排 水			
电 气			
暖 通			
工 艺			

盖 章 栏 未盖出图专用章无效

图 审 章

阶 段	施工图		
工 程 号	TSSJ-I-23049	图 别	饰施
修改版次	A	图 号	2F-09

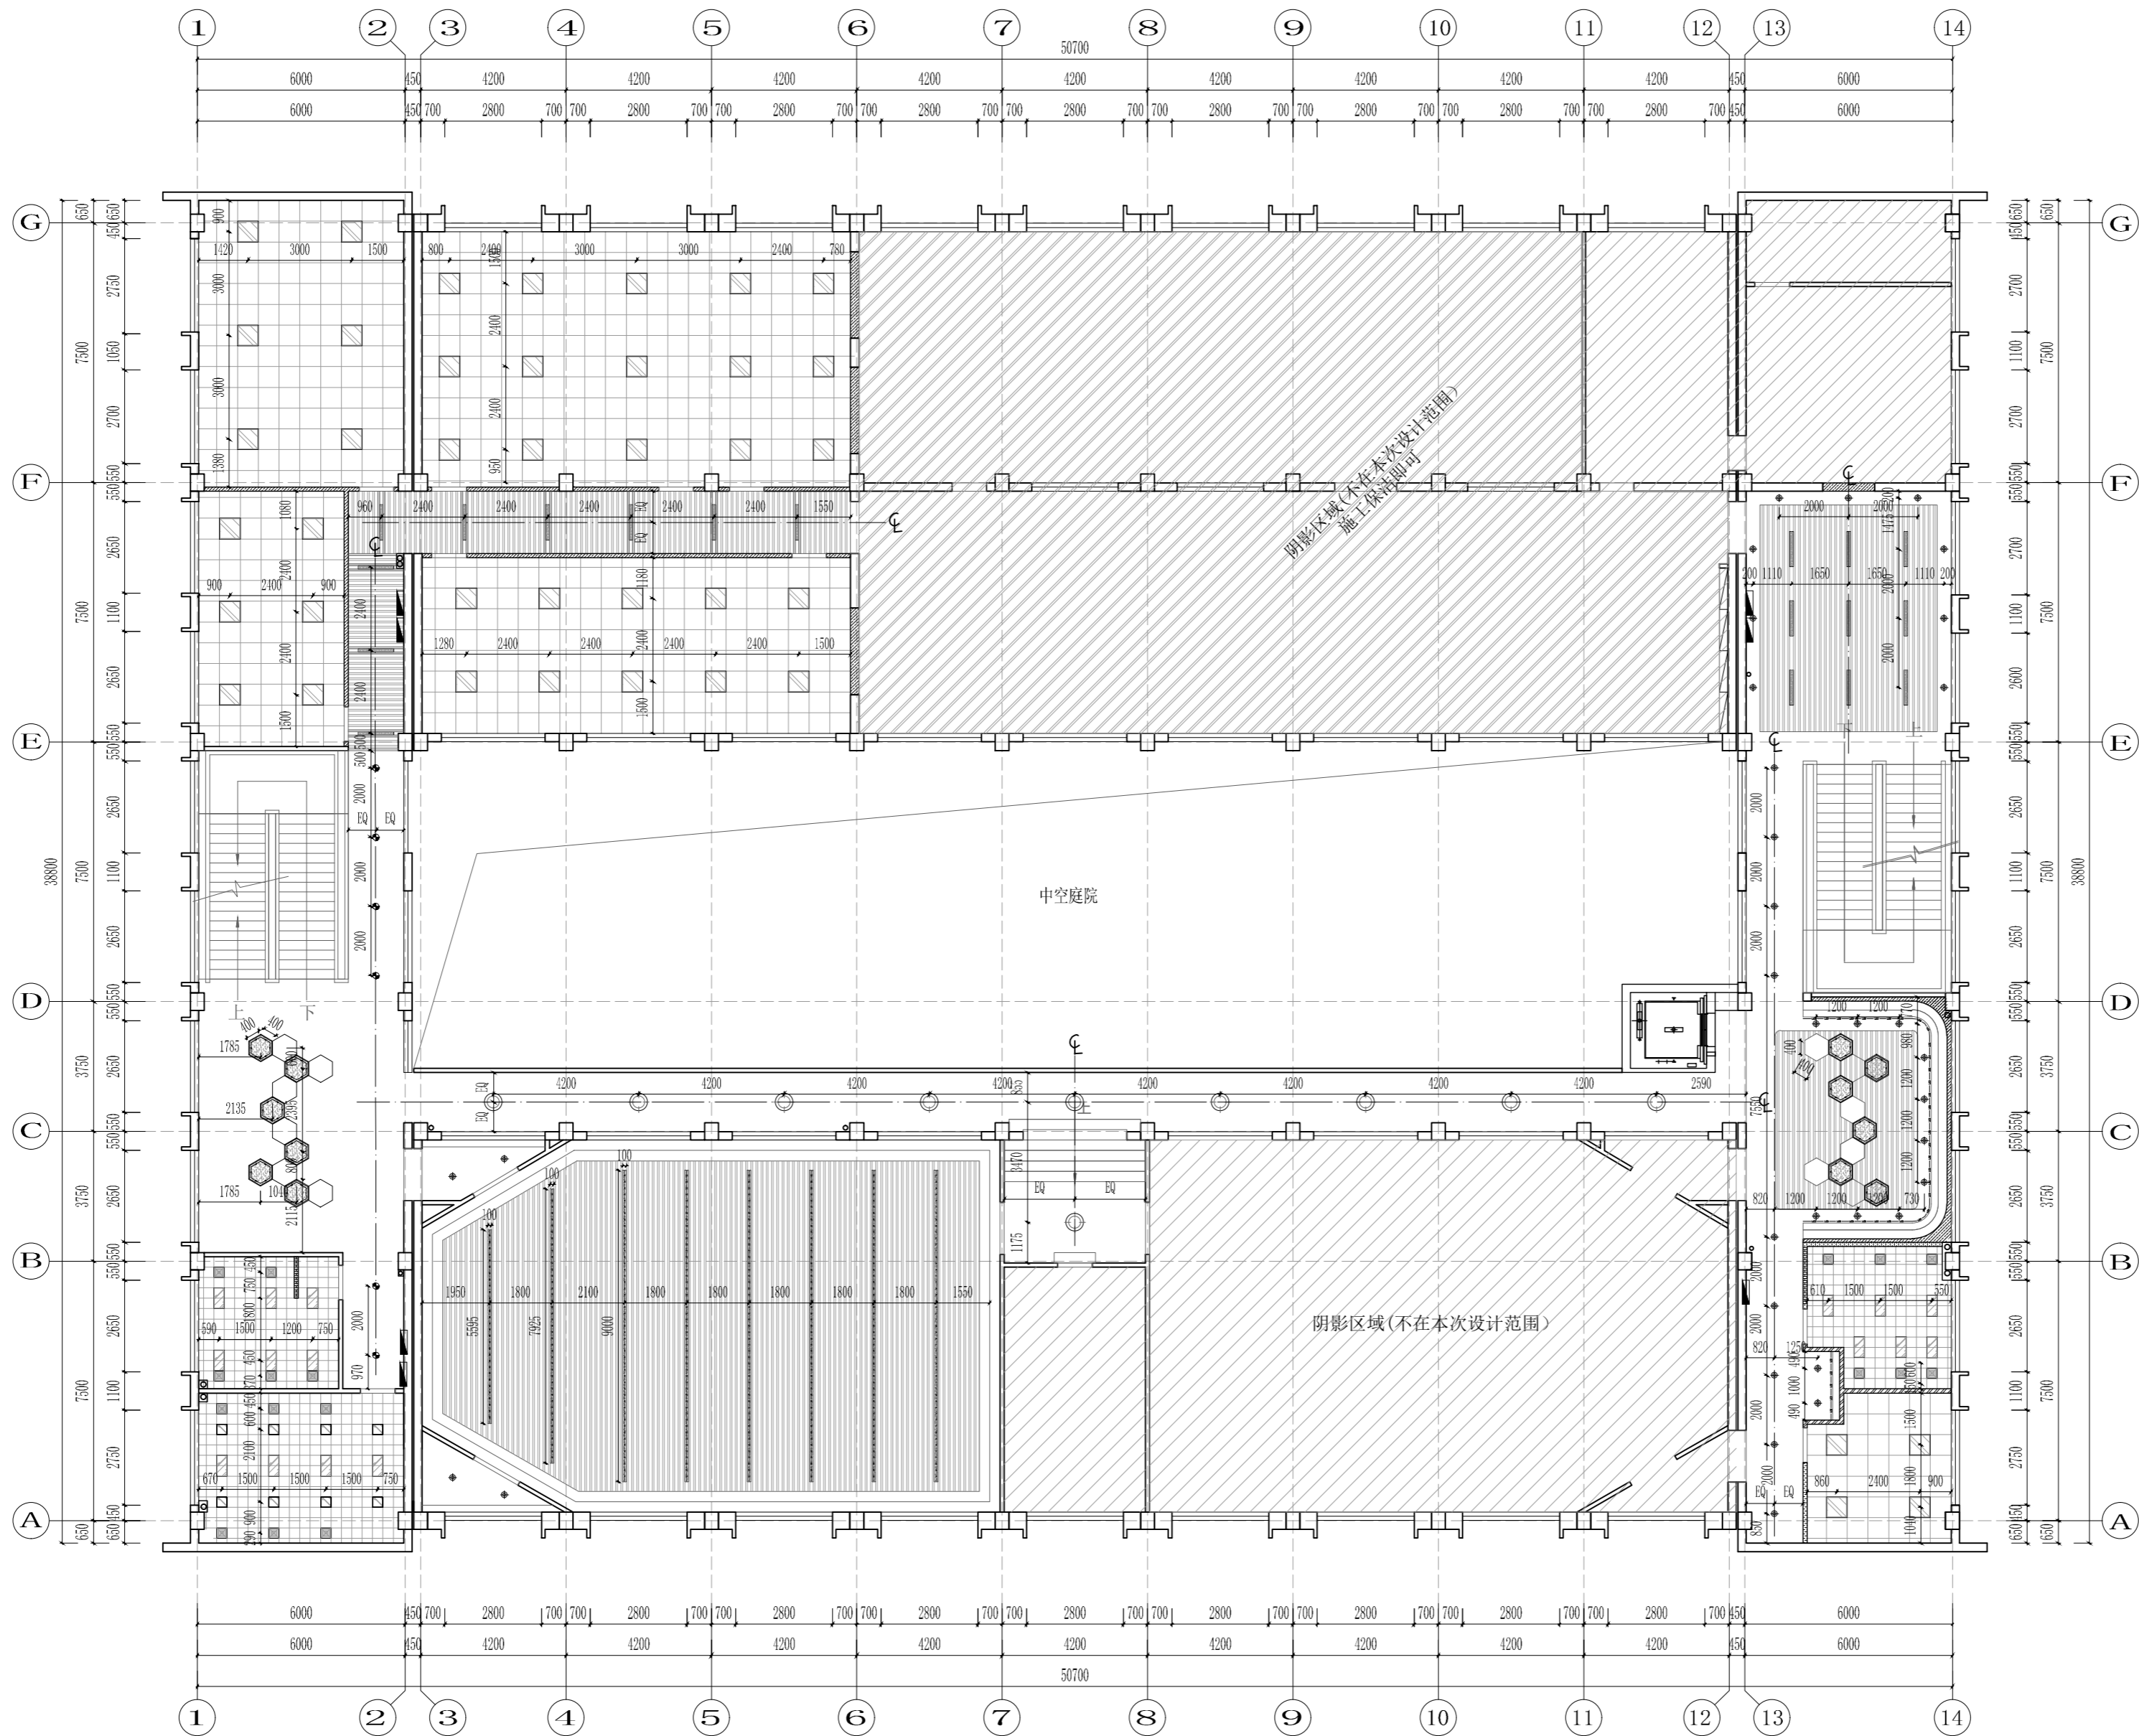

序号	灯具图例	说明	序号	灯具图例	说明	序号	灯具图例	说明	序号	灯具图例	说明
L1		4.5寸嵌入式暗装筒灯	L4		LED铝方通灯 (1020*100)	L7		LED造型片灯	L10		双头斗胆灯
L2		暗藏LED灯带	L5		LED片灯300*1200	L8		定制宽度100mm灯片	L11		四头斗胆灯
L3		6.5寸防水筒灯	L6		LED片灯 (600*600) LED片灯 (300*600)	L9		排风扇	L12		艺术吊线灯

序号	灯具图例	说明
L13		吸顶灯

2F REFLECTED CEILING PLAN
2F灯具定位图 SCALE 1:150