



天尚设计集团有限公司
TINSHINE DESIGN GROUP CO., LTD
城市综合发展服务商

工程设计证书等级：甲级、乙级
证书编号：A133020813 A233020810
城乡规划编制资质证书等级：乙级
证书编号：[浙]城规编（142017）（乙级）
地址：杭州市余杭区良渚科创工厂
电话：0571-28022190 传真：0571-28022190

备注栏

协作设计单位

建设单位

杭州电子科技大学

项目名称

杭州电子科技大学继续教育学院改造设计

子项

图纸名称

电教楼3F天花布置图


类别	实名	签名	日期
审定	蔡辅奎		
审核	周月钟		
工程负责	尹维民		
工种负责	尹维民		
校对	尹维民		
设计	杨璇奕		
制图	杨璇奕		
会签栏			
建筑			
结构			
给排水			
电气			
暖通			
工艺			

盖章栏

未盖出图专用章无效

图审章

阶段	施工图
工程号	TSSJ-I-23049图别 饰施
修改版次	B图号 3F-07

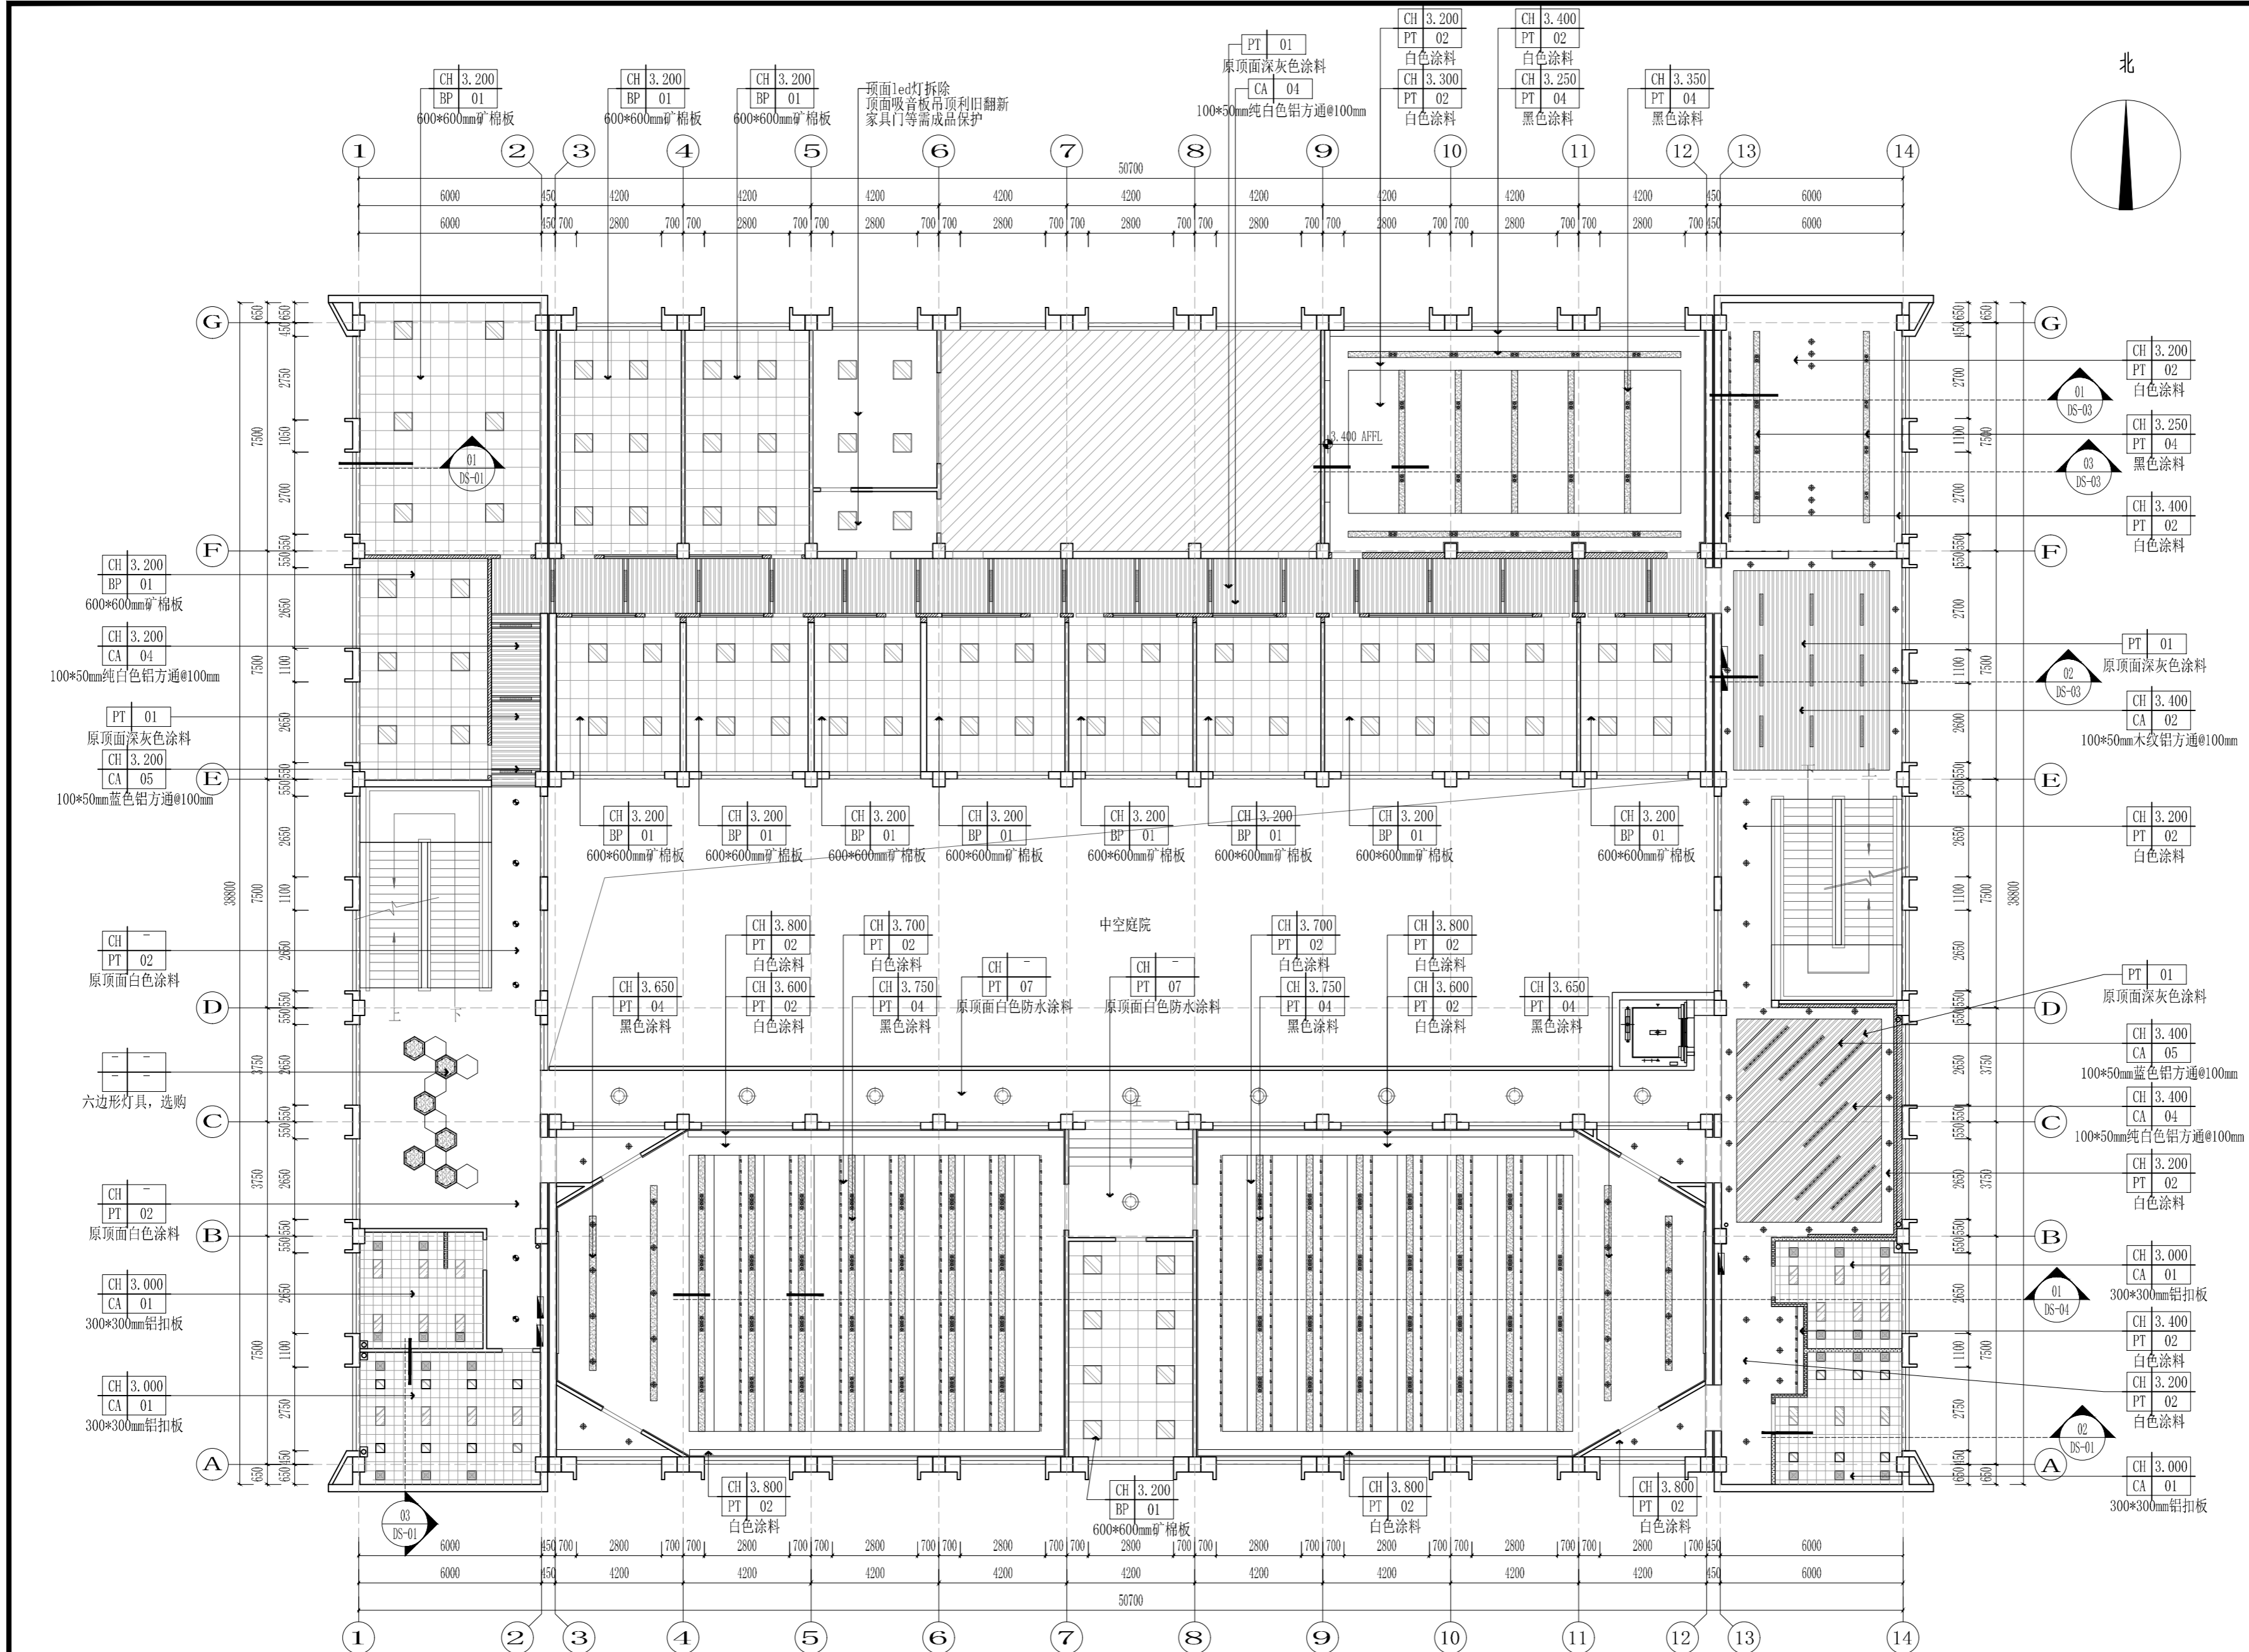

序号	灯具图例	说明	序号	灯具图例	说明	序号	灯具图例	说明	序号	灯具图例	说明
L1		4.5寸嵌入式暗装筒灯	L4		LED铝方通灯 (1020*100)	L7		LED造型片灯	L10		双头斗胆灯
L2		暗藏LED灯带	L5		LED片灯300*1200	L8		定制宽度100mm灯片	L11		四头斗胆灯
L3		6.5寸防水筒灯	L6		LED片灯 (600x600) LED片灯 (300*600)	L9		排风扇	L12		艺术吊线灯

注: 1. 灯具、喷淋若无特殊说明均置于造型中间。
2. 灯具配置及开孔尺寸以安装图纸为准。
3. 空调风口的尺寸、颜色见详细图纸。风口款式需选样。
4. 未在此表中列出的有编号的灯具详见另外灯具表。

序号	灯具图例	说明
L13		吸顶灯

3F REFLECTED CEILING PLAN
3F天花布置图
SCALE 1:150