



工程设计证书等级：甲级、乙级
证书编号 A133020813 A233020810
城乡规划编制资质证书等级：乙级
证书编号：[浙]城规编（142017）（乙级）
地址：杭州市余杭区良渚科创工厂
电话：0571-28022190 传真：0571-28022190

备注栏

协作设计单位

建设单位

杭州电子科技大学

项目名称

杭州电子科技大学继续教育学院改造设计

子 项

图纸名称


电教楼4F天花布置图

会 签 栏			
建 筑			
结 构			
给 排 水			
电 气			
暖 通			
工 艺			

盖章栏 未盖出图专用章无效


图审章

阶 段	施 工 图		
工 程 号	TSSJ-I-23049	图 别	饰 施
修改版次	B	图 号	4F-07

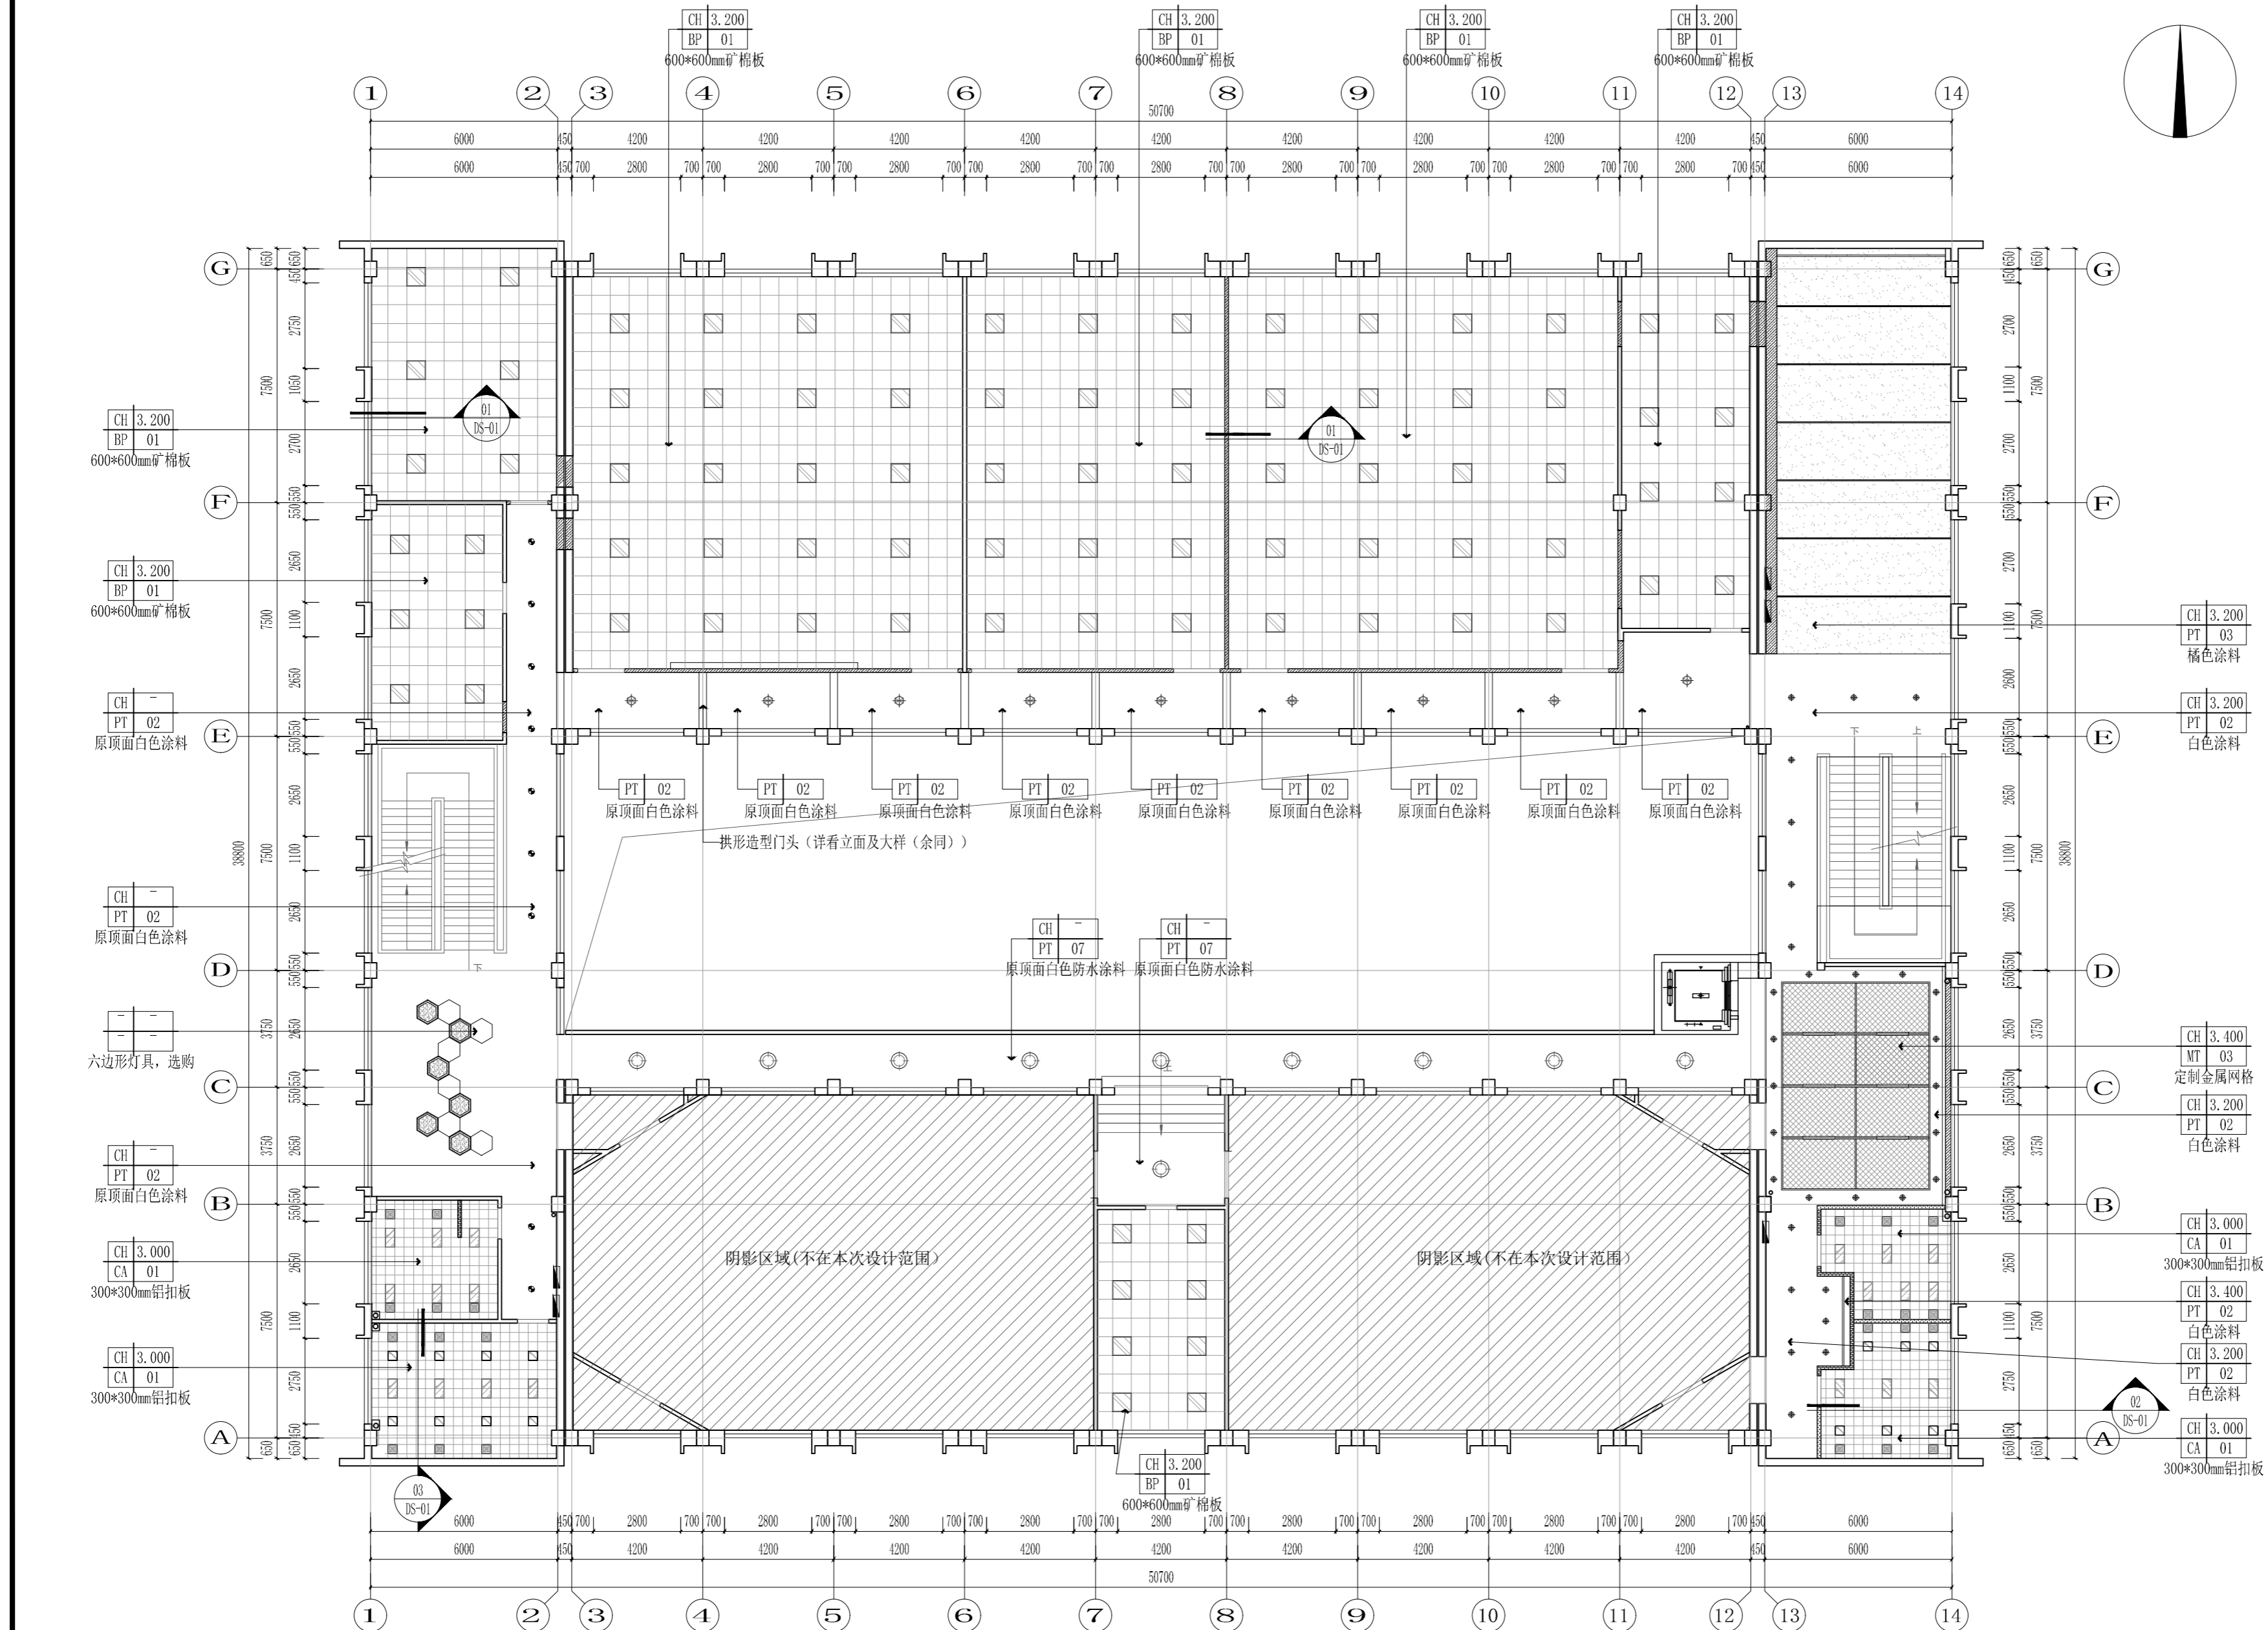

序号	灯具图例	说明	序号	灯具图例	说明	序号	灯具图例	说明	序号	灯具图例	说明
L1		4.5寸嵌入式暗装筒灯	L4		LED铝方通灯 (1020*100)	L7		LED造型片灯	L10		双头斗胆灯
L2		暗藏LED灯带	L5		LED片灯300*1200	L8		定制宽度100mm灯片	L11		四头斗胆灯
L3		6.5寸防水筒灯	L6		LED片灯 (600x600) LED片灯 (300x600)	L9		排风扇	L12		艺术吊线灯

注:1. 灯具、喷淋若无特殊说明均置于造型中间。
2. 灯具配置及开孔尺寸以安装图纸为准。
3. 空调风口的尺寸、颜色见详细图纸。风口款式需选择。
4. 未在此表中列出的有编号的灯具详见另外灯具表。

序号	灯具图例	说明
L13		吸顶灯

4F REFLECTED CEILING PLAN
4F天花布置图 SCALE 1:150