



天尚设计集团有限公司
TINSHINE DESIGN GROUP CO., LTD
城市综合发展服务商

工程设计证书等级：甲级、乙级
证书编号：A133020813 A233020810
城乡规划编制资质证书等级：乙级
证书编号：[浙]城规编（142017）（乙级）
地址：杭州市余杭区良渚科创工厂
电话：0571-28022190 传真：0571-28022190

备注栏

协作设计单位

建设单位

杭州电子科技大学

项目名称

杭州电子科技大学继续教育学院改造设计

子项

图纸名称

电教楼2F立面图01

类别	实名	签名	日期
审定	蔡辅奎		
审核	周月钟		
工程负责	尹维民		
工种负责	尹维民		
校对	尹维民		
设计	杨璇奕		
制图	杨璇奕		


会签栏

建筑			
结构			
给排水			
电气			
暖通			
工艺			


盖章栏 未盖出图专用章无效

图审章


阶段	施工图		
工程号	TSSJ-I-23049	图别	饰施
修改版次	B	图号	2EL-01

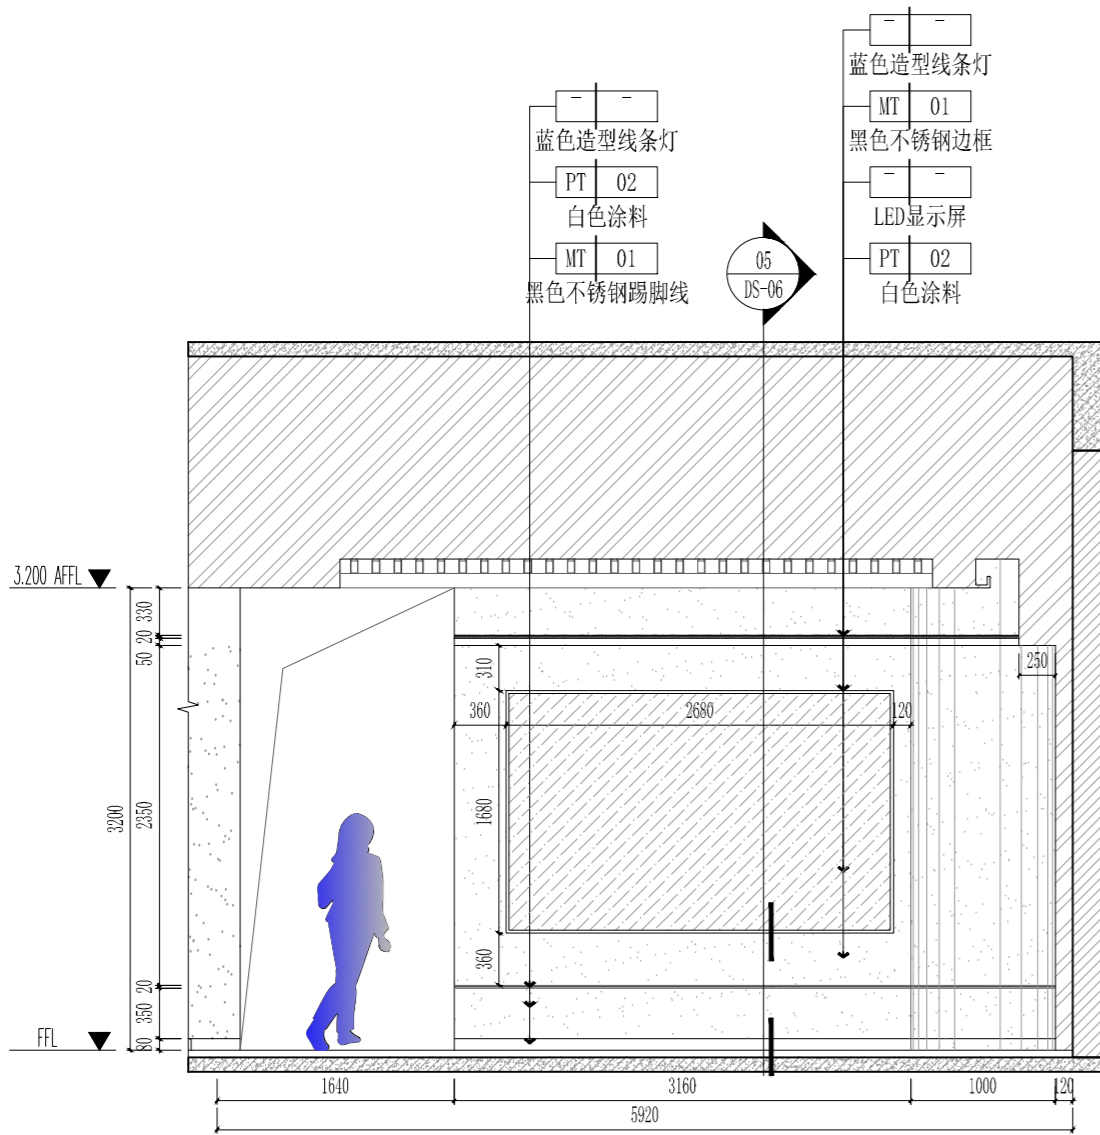

01 ELEVATION
2F-EL-01 立面图 SCALE 1:50

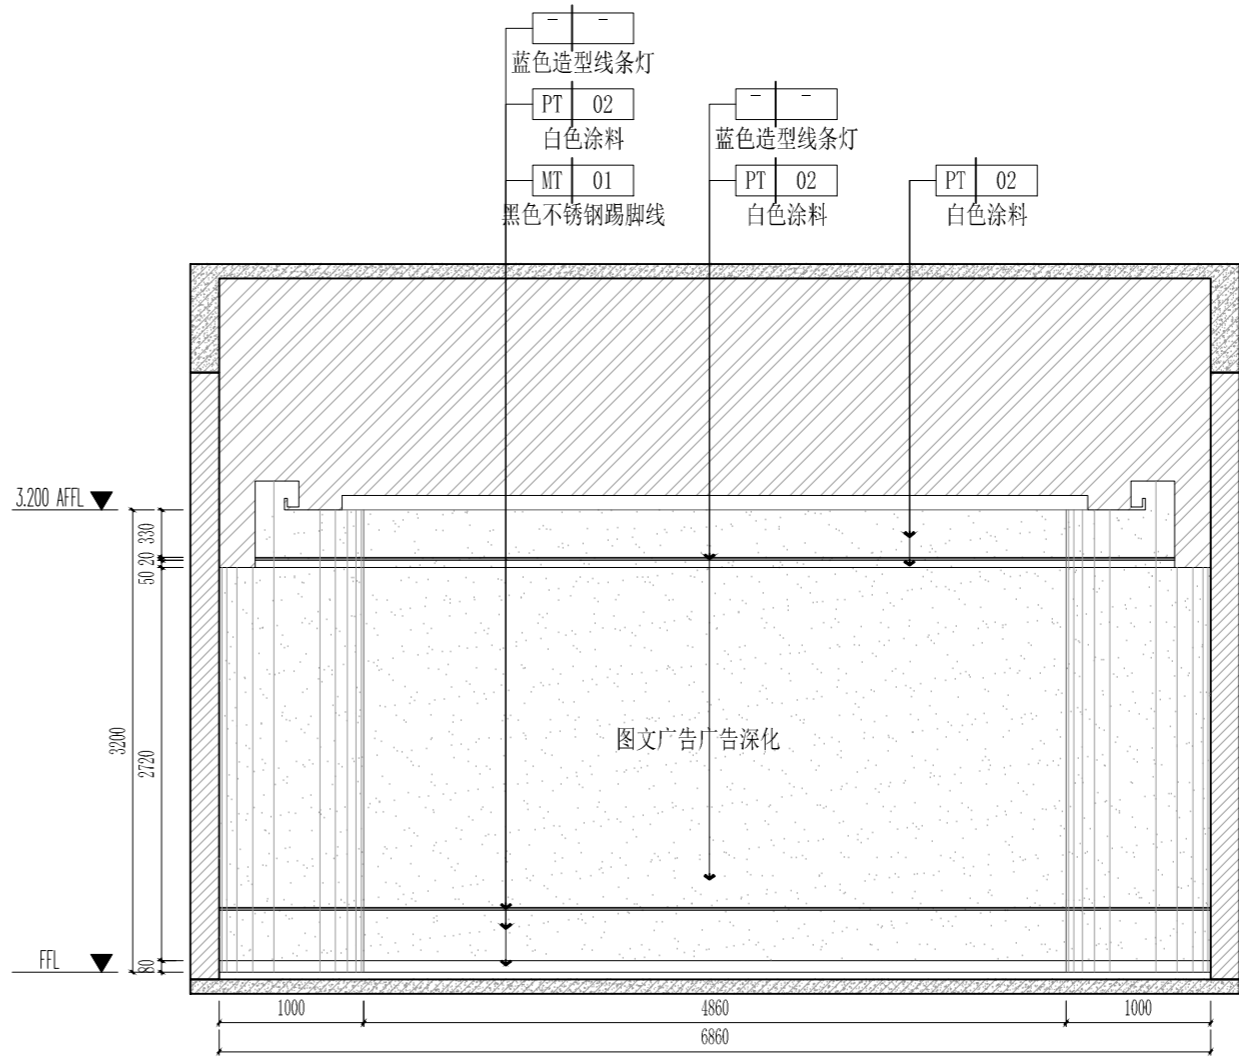

02 ELEVATION
2F-EL-01 立面图 SCALE 1:50

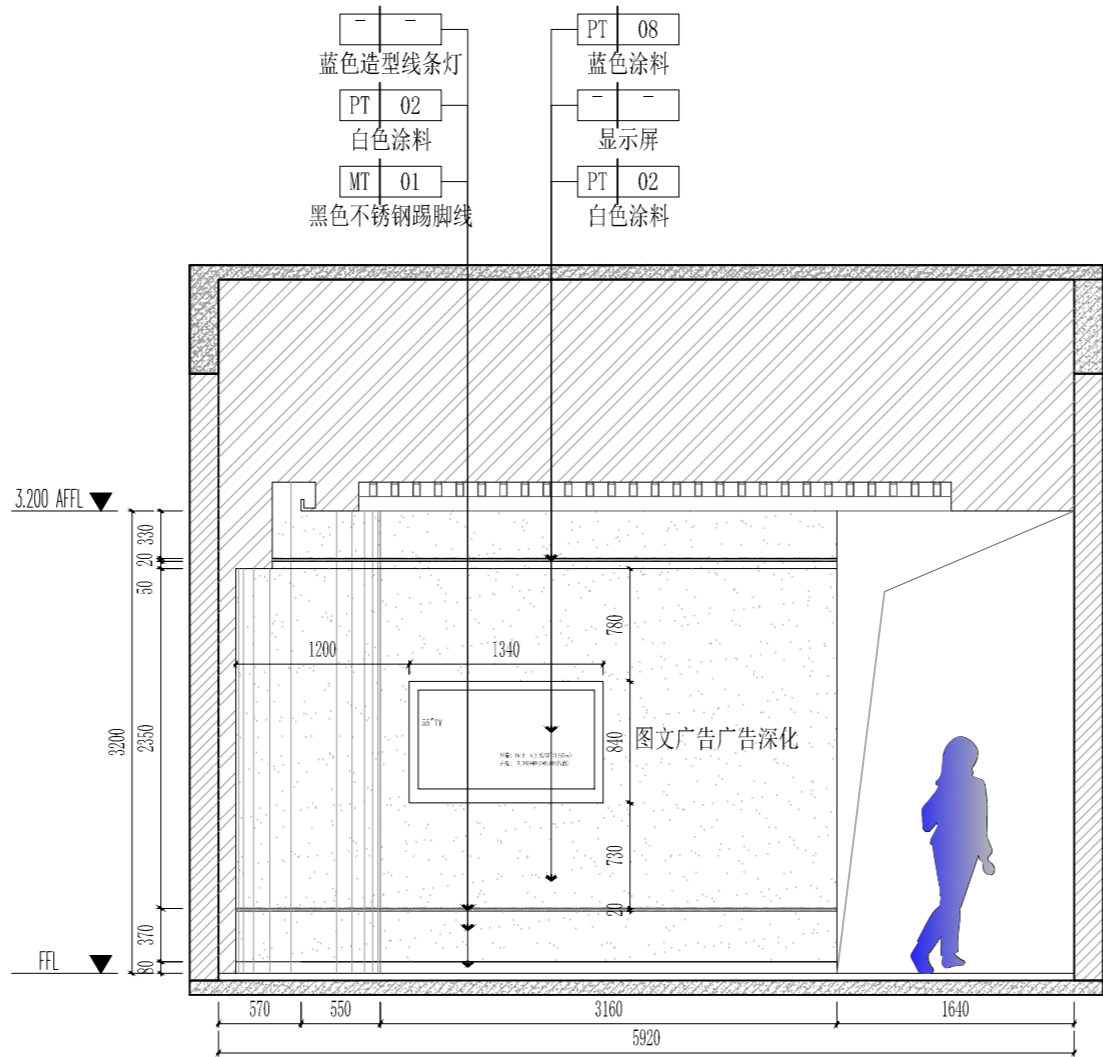

03 ELEVATION
2F-EL-01 立面图 SCALE 1:50